

广东碧桂园职业学院

明德楼一站式学生活动中心施工图


基建处设计组

2024. 12


图纸目录

序号	图纸名称	图号	图幅	备注
01	区位平面图	P-01	A3	
02	一站式学生活动中心平面图	P-02	A3	
03	③-①立面 ②-①立面 ①-④立面	EL-01	A3	
04	③-④立面 ③-⑤立面	EL-02	A3	
05	⑤-⑥立面 ②-③立面	EL-03	A3	
06	一站式服务大厅①立面 心理辅导站②立面	EL-04	A3	


建设单位		广东碧桂园职业学院		设计机构	广东碧桂园职业学院基建处设计组		专业	装修
审批		校对		项目名称	明德楼一站式学生活动中心		比例	1:150
审核		设计		图纸内容	图纸目录		图号	ML
项目负责人		绘图					日期	2024.12.24

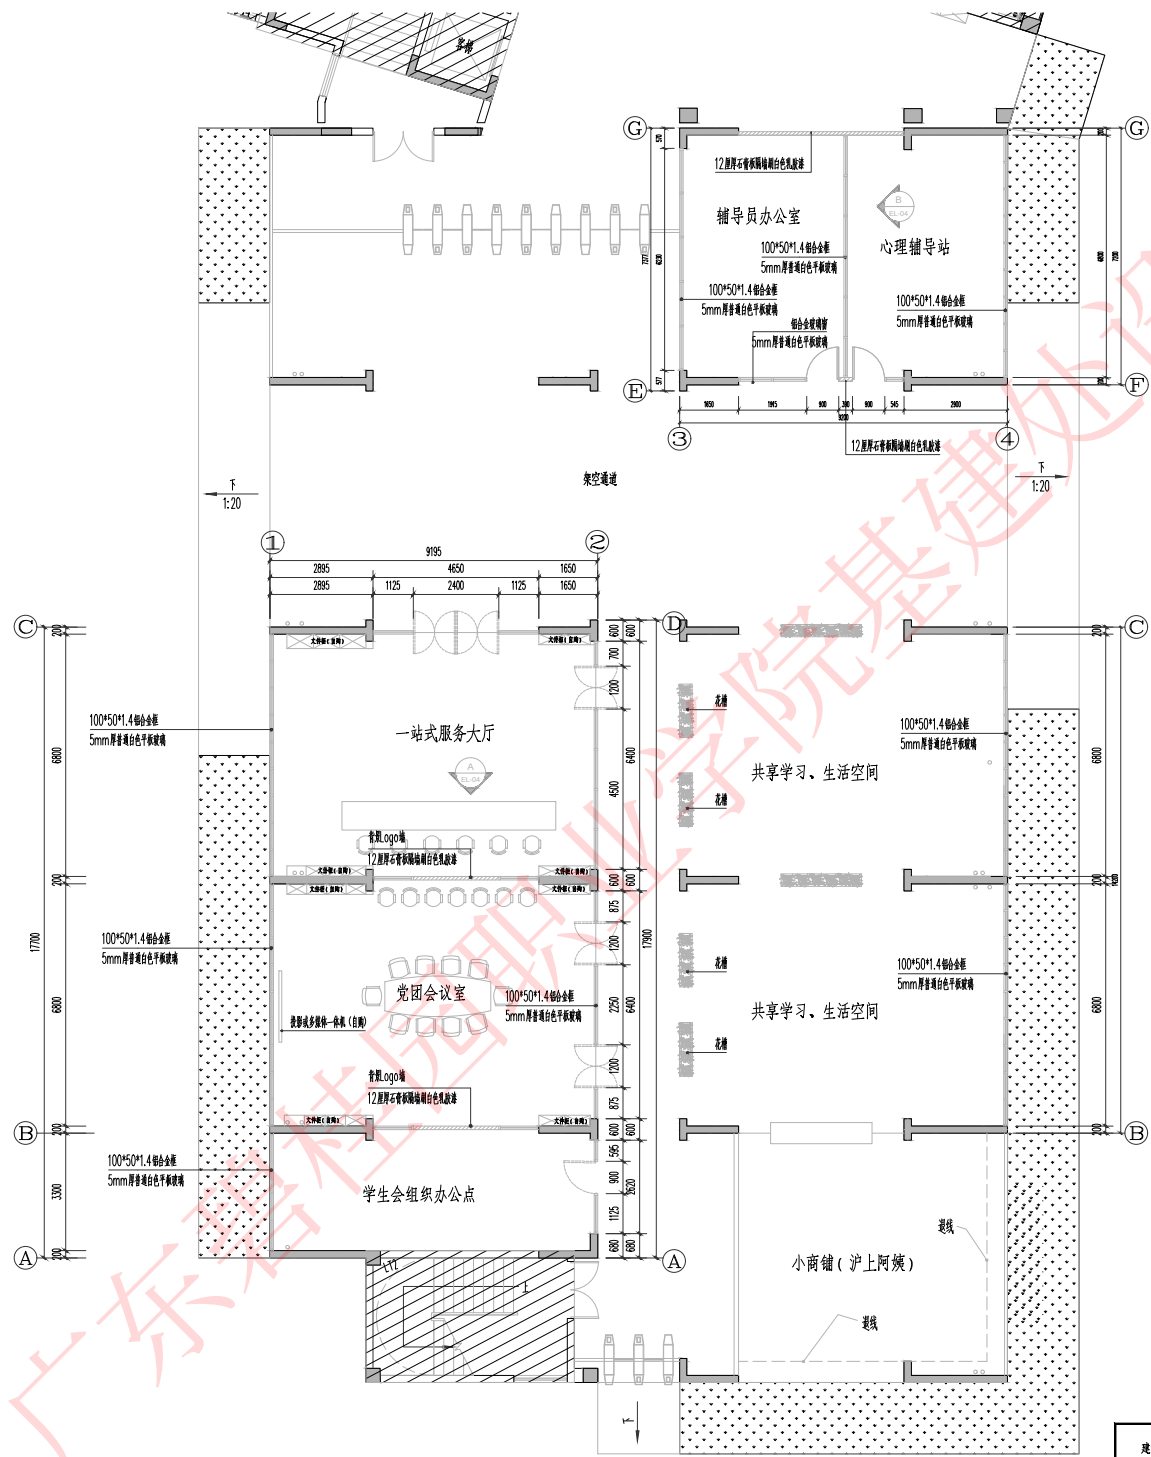

建设单位		广东碧桂园职业学院		设计机构	广东碧桂园职业学院基建设计组	专业	装修
审批		校对		项目名称	明德楼一站式学生活动中心	比例	1:150
审核		设计		图纸内容	一站式学生活动中心平面图	图号	P-02
项目负责人		绘图				日期	2024.12.24

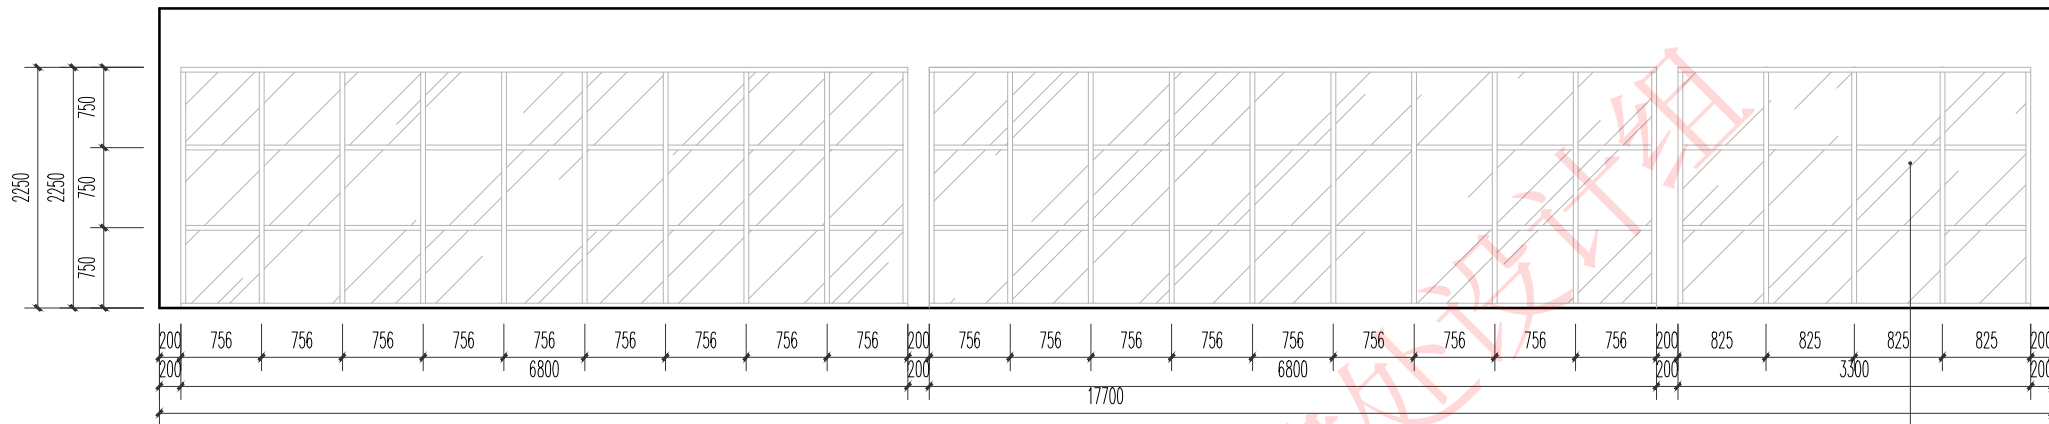


③-①立面图

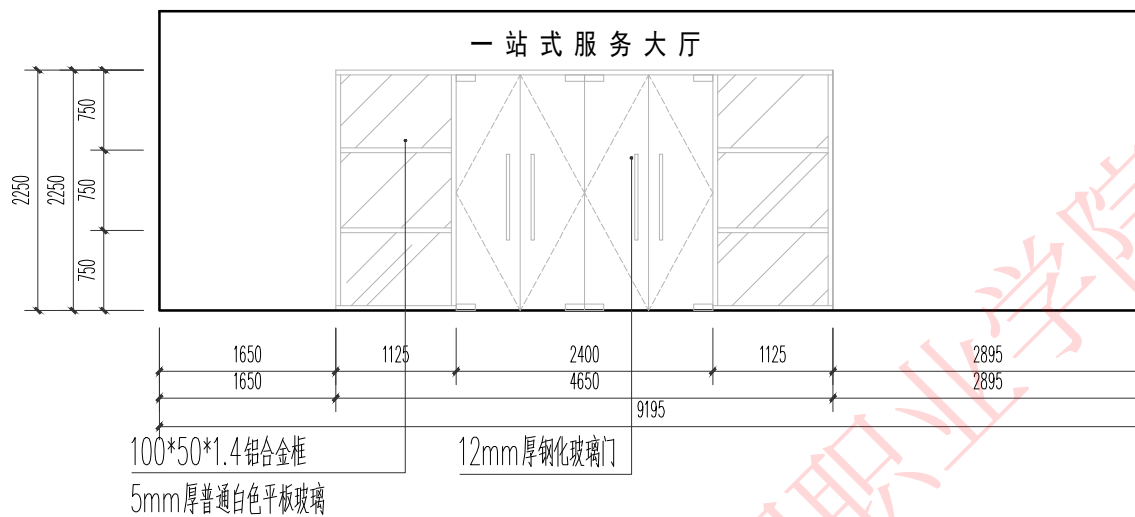

②-①立面图

100*50*1.4 铝合金框
5mm厚普通白色平板玻璃

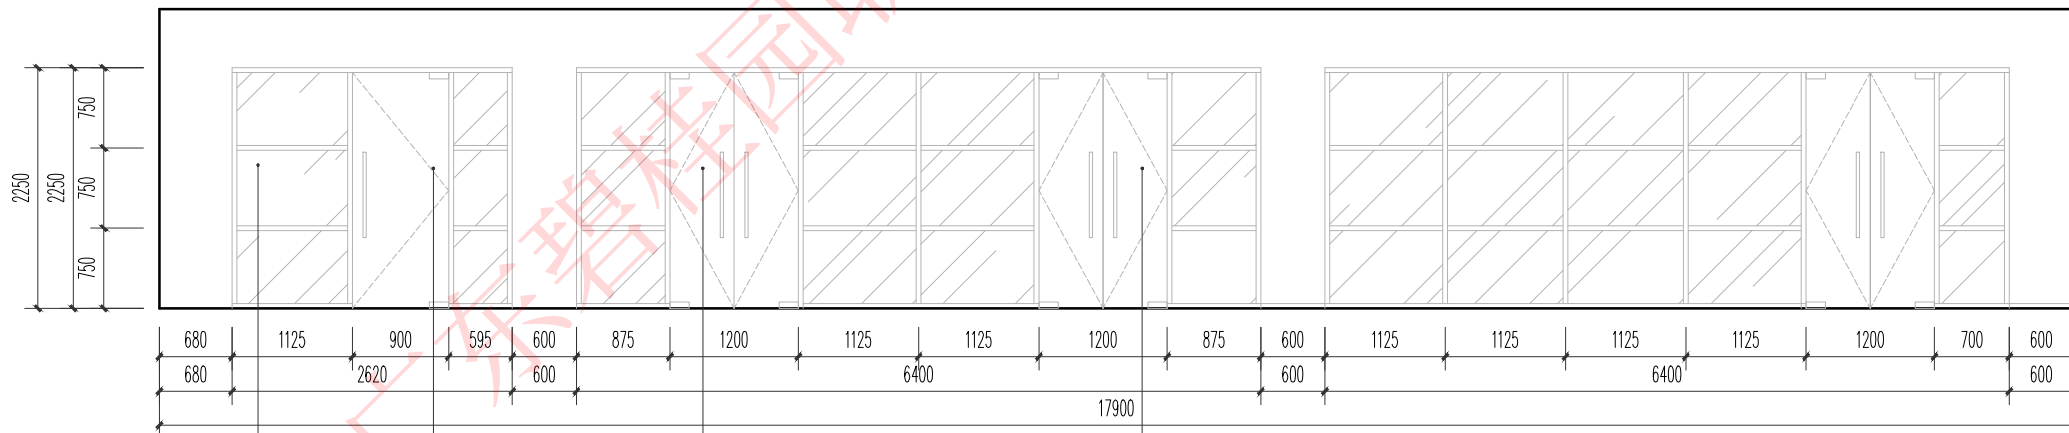

①-④立面图



100*50*1.4 铝合金框
5mm厚普通白色平板玻璃

12mm厚钢化玻璃门


12mm厚钢化玻璃门

12mm厚钢化玻璃门

建设单位	广东碧桂园职业学院	设计机构	广东碧桂园职业学院建筑设计组	专业	装修
审批		校对		阶段	施工
审核		设计		项目名称	明德楼一站式学生活动中心
项目负责人		绘图		图纸内容	③~④立面 ②~③立面 ①~④立面
				比例	1:50
				图号	EL-01
				日期	2024.12.24

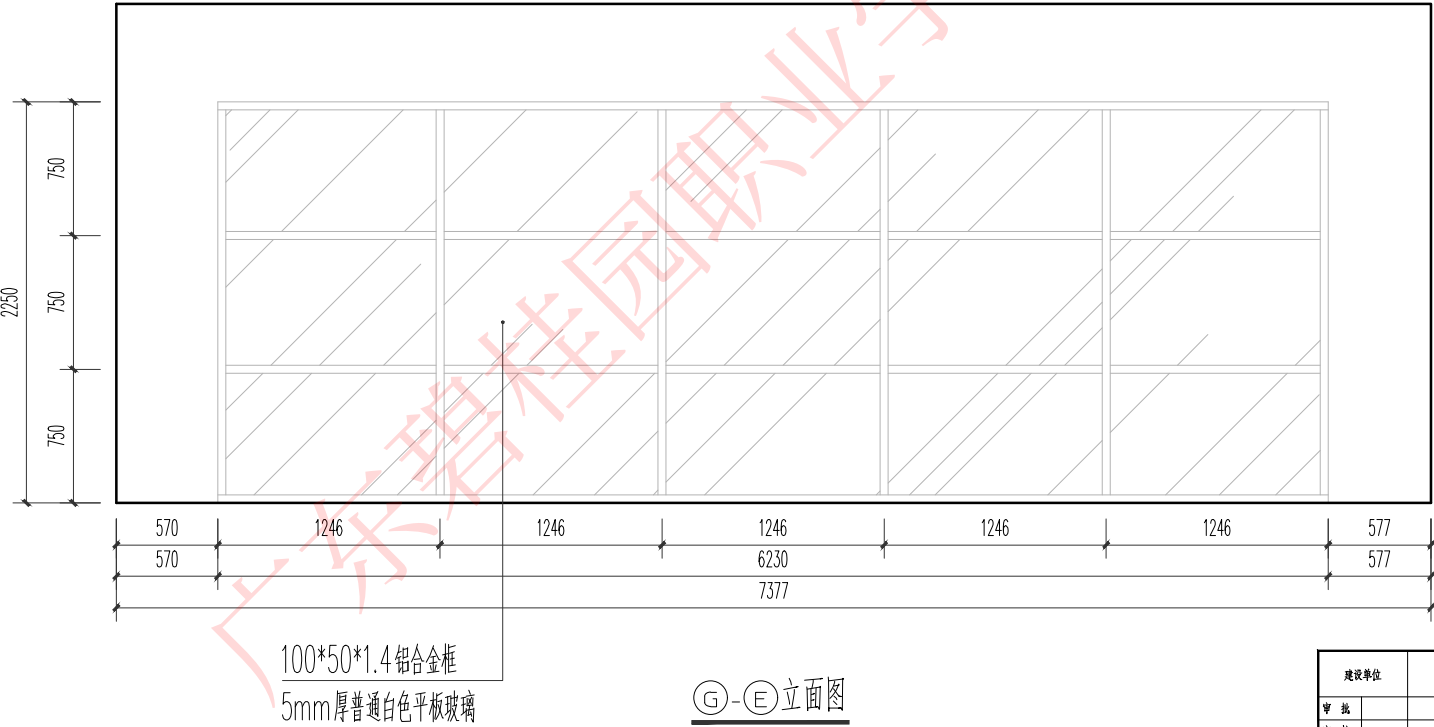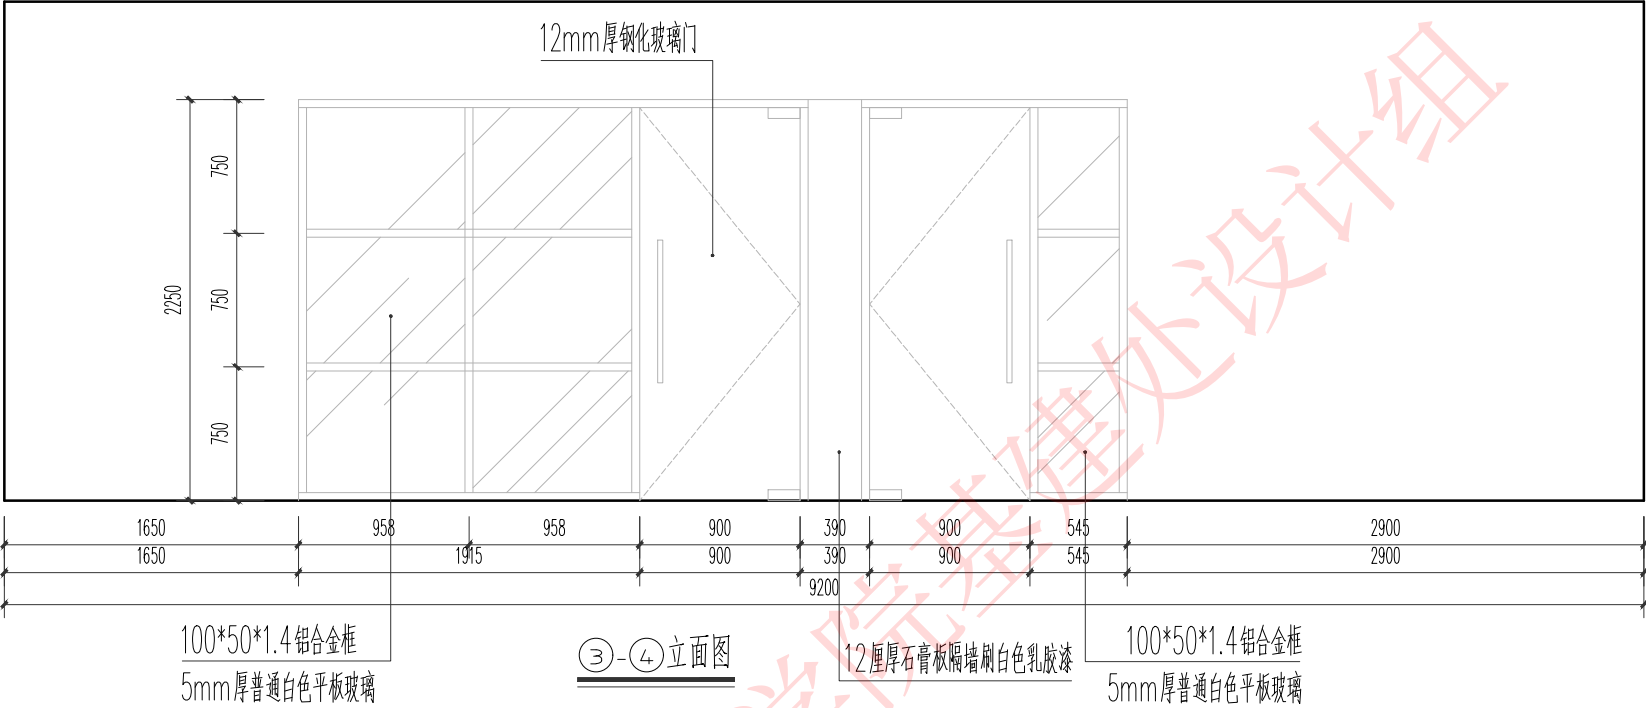


建设单位	广东碧桂园职业学院	设计机构	广东碧桂园职业学院建筑设计组	专业	装饰
审核		校对		阶段	施工
审核		设计		项目名称	明德楼一站式学生活动中心
项目负责		绘图		图纸内容	③~④立面 ⑥~⑦立面
				比例	1:30
				图号	EL-02
				日期	2024.12.24

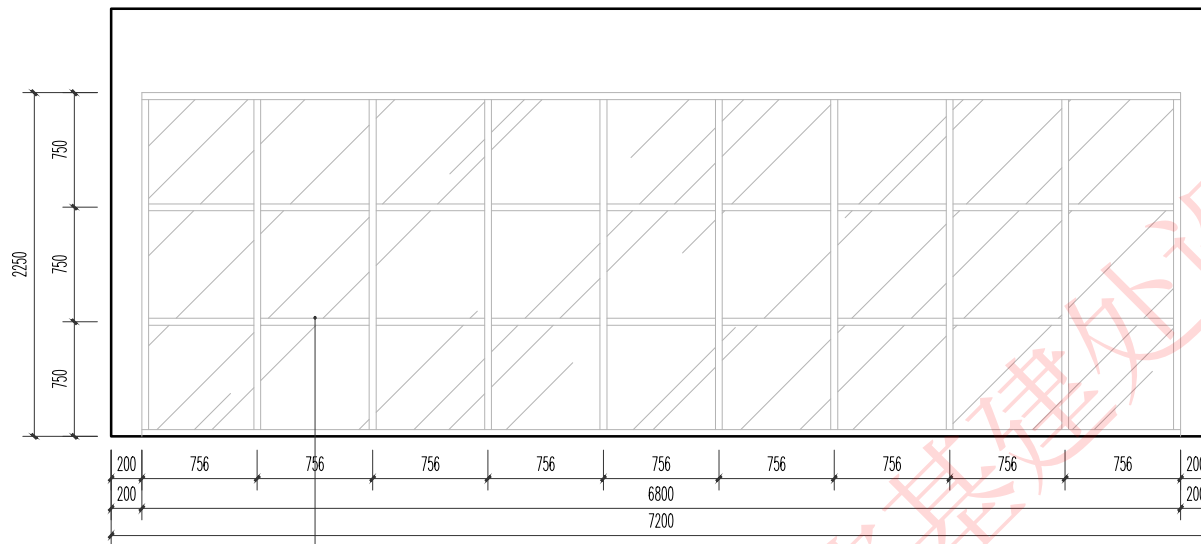

100*50*1.4 铝合金框
5mm厚普通白色平板玻璃


F-G立面图

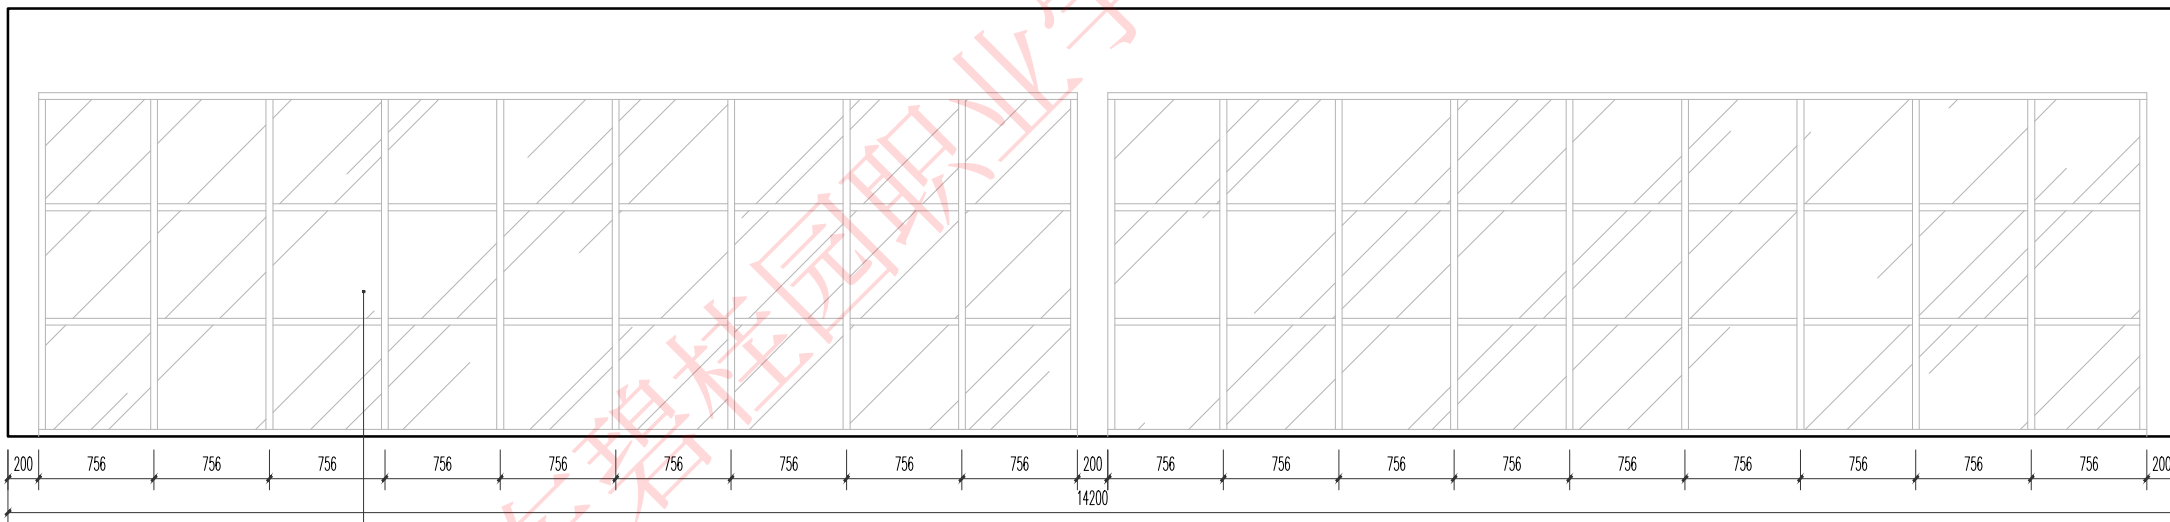

100*50*1.4 铝合金框
5mm厚普通白色平板玻璃


B-C立面图

建设单位		广东碧桂园职业学院		设计机构	广东碧桂园职业学院建筑设计组		专业	装修
审批		校对		项目名称	明德楼一站式学生活动中心		比例	1:30
审核		设计		图纸内容	F-G立面图 B-C立面图		图号	EL-03
项目负责人		绘图					日期	2024.12.24

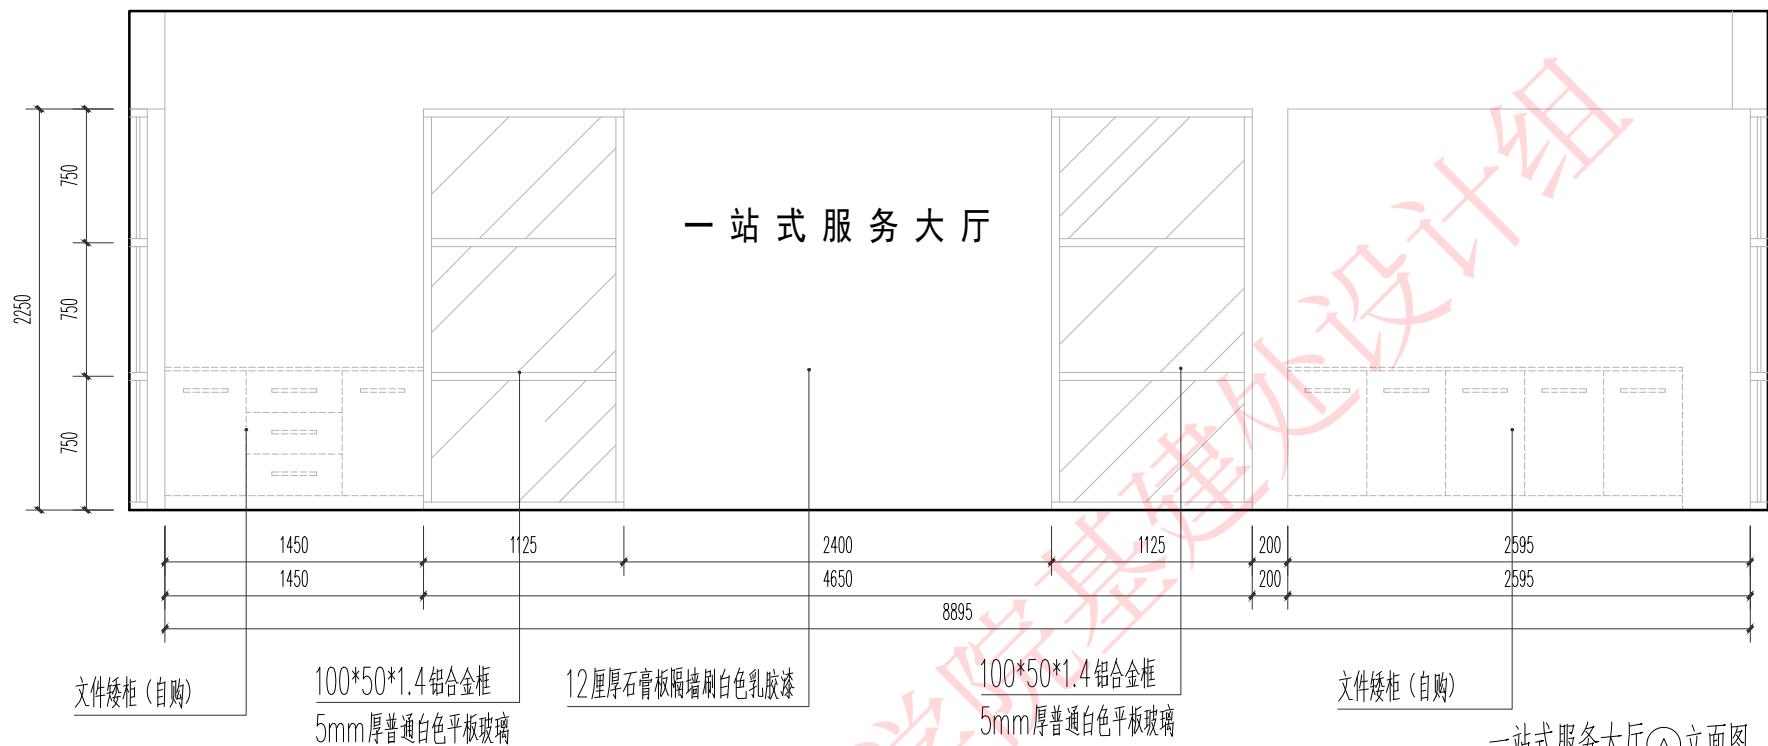


一站式服务大厅①立面图

党团会议室logo墙同次做法

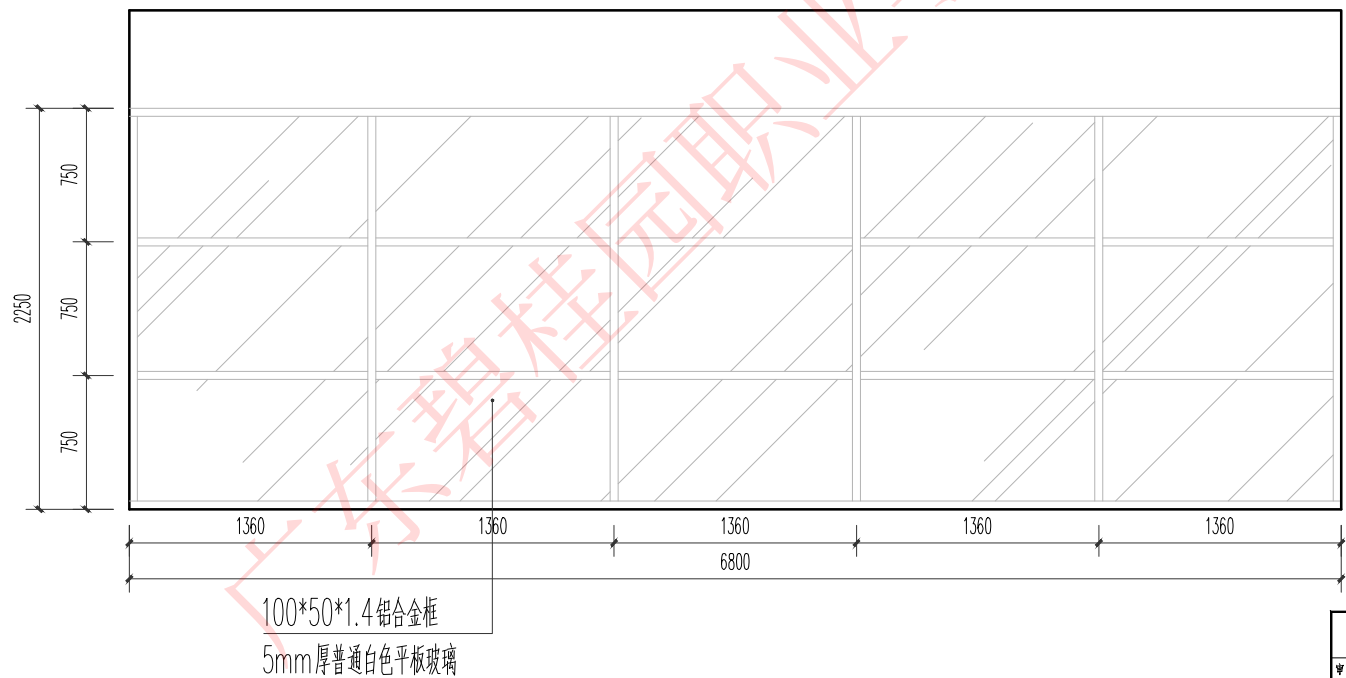


心理辅导站②立面图


建设单位	广东碧桂园职业学院	设计机构	广东碧桂园职业学院建筑设计组	专业	装修
审批	校对	项目名称	明德楼一站式学生活动中心	比例	1:30
审核	设计	图纸内容	一站式服务大厅①立面	图号	EL-04
项目负责人	绘图		心理辅导站②立面	日期	2024.12.24

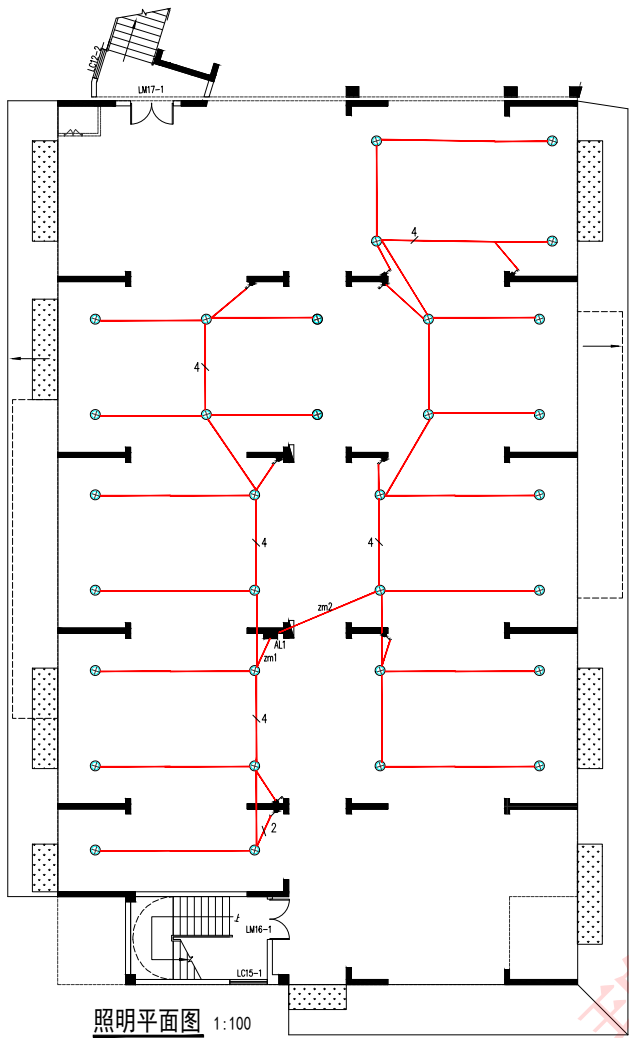

照明平面图 1:100

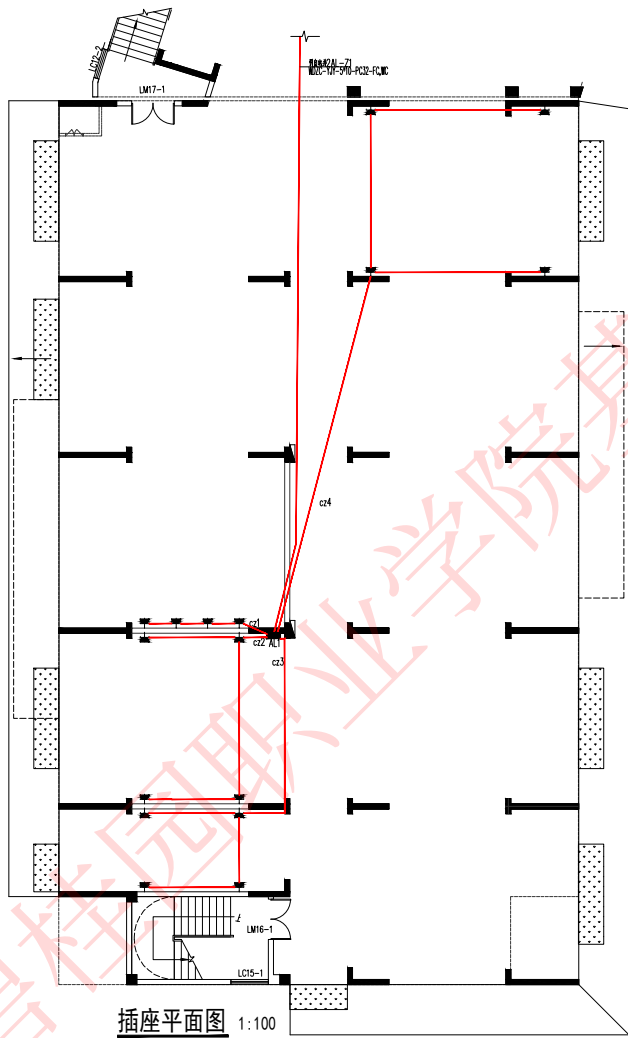

插座平面图 1:100

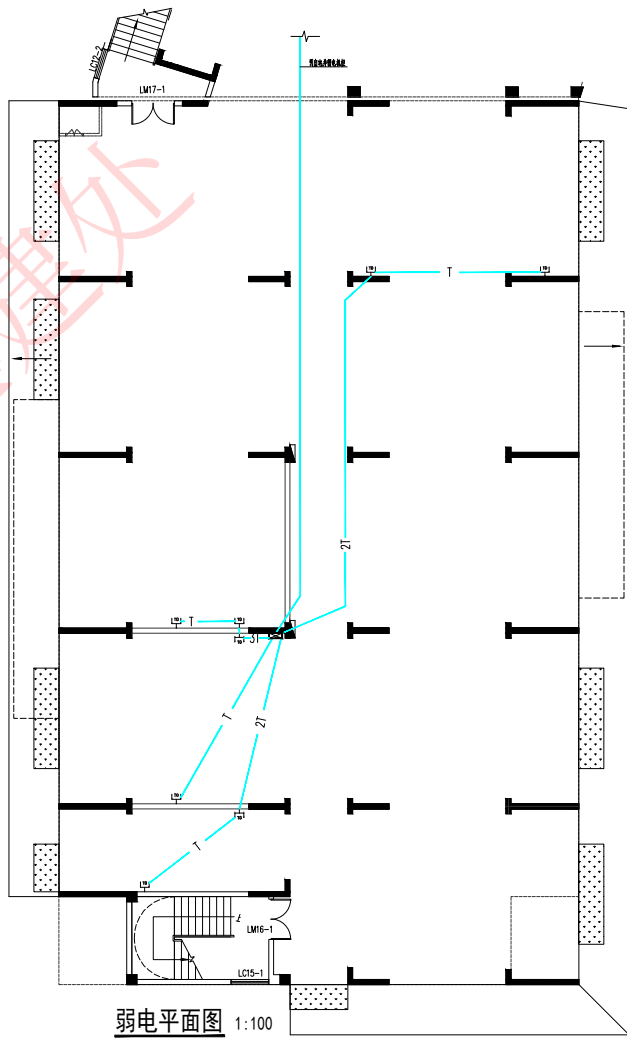

弱电平面图 1:100

- 注：1、图中未注明的照明线路均为ZR-BVV-3x1.5/2~3根15mm 导线穿PC20-CC.WC 4、6根15mm 导线穿PC25-CC.WC。当照明回路及线槽或桥架敷设同路时，导线可敷设于线槽或桥架内。
- 2、灯具、插座位置是参照装修图而得，若装修家具尺寸或摆放改变，以变更后尺寸为准。
- 3、灯具定位详装修灯具开线图 所有卫生间及室外灯具应选用防潮灯具。
- 4、电线管集中敷设穿结构梁时，只允许单排布置。
- 5、插座位置是参照装修图而得，若装修家具尺寸或摆放改变，以变更后尺寸为准。
- 6、插座位置是参照装修图而得，若装修家具尺寸或摆放改变，以变更后尺寸为准。
- 7、插座位置是参照装修图而得，若装修家具尺寸或摆放改变，以变更后尺寸为准。
- 8、插座位置是参照装修图而得，若装修家具尺寸或摆放改变，以变更后尺寸为准。

- 注：1、电线管集中敷设穿结构梁时，只允许单排布置。
- 2、各回路具体系统详见配电箱系统图 未涉及部分详原毛坏电气图。
- 3、本工程所有电气设备不带电的金属外壳、配线用的钢管、电气安装结构件、金属桥架、金属支架、金属线槽、金属导线管等均应与PE线连接，以策安全。
- 4、本工程计算机网络系统接地与电气接地共用接地系统，要求接地系统电阻小于1欧姆。
- 5、图中未标注插座回路为ZR-BVV-3x2.5 PC20-FC.WC。
- 6、插座位置是参照装修图而得，若装修家具尺寸或摆放改变，以变更后尺寸为准。
- 7、未标注的电源进线、干线回路电缆、强电线槽规格、强电井、电梯井道插座等设计详见原毛坏电气图纸。
- 8、预埋管槽之前，必须参照最新装修布置图及征求校方意见，如有较大功能和位置差异时，应及时通知机电设计部进行调整。

- 说明 1、图中未标注电视线路：RG6/PC20-CC(WC)；
- 2、电话、网络线路：N×[(超五类非屏蔽两对双绞线2x(2x0.5))n×六类非屏蔽四对双绞线4x(2x0.5)]
- 3、网络线路：n×[六类非屏蔽四对双绞线4x(2x0.5)]
- 4、未标注的弱电线路设计详见原毛坏电气图纸。
- 5、电源进线电缆及干线回路电缆、强电线槽、公共区插座等设计详见原毛坏电气图纸。
- 6、安装天花部分的网络插口时尽量避开灯具和结构梁，可根据现场实际做出相应调整。
- 7、弱电插座安装尺寸将根据现场实际来确定，可根据现场实际做出相应调整。

广东博意建筑设计院有限公司		证书编号	A244015844	审查批准号		工程号	010001	项目编号	
审定		校对		设计		专业	强电电气	施工图	C20230518
审核		设计		比例		图号	Z001	版本号	V1
项目负责人		专业负责人		1:100		日期	2024.12		